

woj. : kujawsko – pomorskie  
 miasto: Bydgoszcz  
 jednostka ew.: 046101\_1, m. Bydgoszcz  
 obręb: 046101\_1.0155  
 ulica: Daleka

### MAPA DO CELÓW PROJEKTOWYCH SKALA 1: 500

PUWG 2000/6 ark. mapy: 221-0112, 221-0121  
 Uk. wys. EVRF2007  
 MPG.D.422.2954.2021  
 L.Ks.Rob.: 518\_21  
 Bydgoszcz, dnia 04.11.2021r.  
 Mapa opracowana na podstawie danych z dnia 04.11.2021r.

Nie wyklucza się istnienia w terenie również urządzeń podziemnych ułożonych, a nie zgłoszonych do inwentaryzacji geodezyjnej.


Mapa została wykonana bez ustalenia obciążen służebnościami gruntowymi ujawnionymi w księgach wieczystych.

Zgodnie z § 32 pkt. 2 rozporządzenia Ministra Rozwoju z dnia 18 sierpnia 2020r. w sprawie standardów technicznych wykonywania geodezyjnych... (Dz.U. 2020 poz. 1429 z późn. zm.) treść mapy została dostosowana do rodzaju i wielkości zamierzenia budowlanego, określonego przez zamawiającego, a polegającego na projektowaniu sieci gazowej.  
 Mapa nie może być wykorzystana do innego celu niż określono w zamówieniu L.k.s.rob: 518\_21

**"GEO-AR"**  
 mgr inż. Sławomir Wnuk  
 uprawnienia zawodowe nr 19335  
 85-130 Bydgoszcz, ul. Grudziądzka 26/12a  
 Tel./fax (052) 379 55 81, 604 612 737  
 NIP 554-213-61-4@geoar@wp.pl

Oświadczam, że operat techniczny zawierający rezultaty prac geodezyjnych, w wyniku których powstał niniejszy dokument, uzyskał pozytywny wynik weryfikacji. Jednocześnie informuję, że jestem świadomy odpowiedzialności karnej za złożenie fałszywych oświadczeń.	
Identyfikator zgłoszenia prac geodezyjnych	MPG.D.422.2954.2021
Organ służby geodezyjnej, który otrzymał zgłoszenie.	Prezydent Miasta Bydgoszczy
Wykonawca prac geodezyjnych	<b>"GEO-AR"</b> mgr inż. Sławomir Wnuk 85-130 Bydgoszcz, ul. Grudziądzka 26/12a
Nr oraz data sporządzenia dokumentu zawierającego wyniki pozytywnej weryfikacji	Protokół nr z dnia
Imię i nazwisko oraz nr uprawnień zawodowych kierownika prac.	mgr inż. Sławomir Wnuk uprawnienia zawodowe nr 19335

Zespół Uzgadniania Dokumentacji Projektowej w Bydgoszczy  
 Aktualne projektowane sieci uzgodnione w ZUDP  
 -Brak projektowanych sieci w ZUDP  
 Stan na dzień... 4.11.2021r.

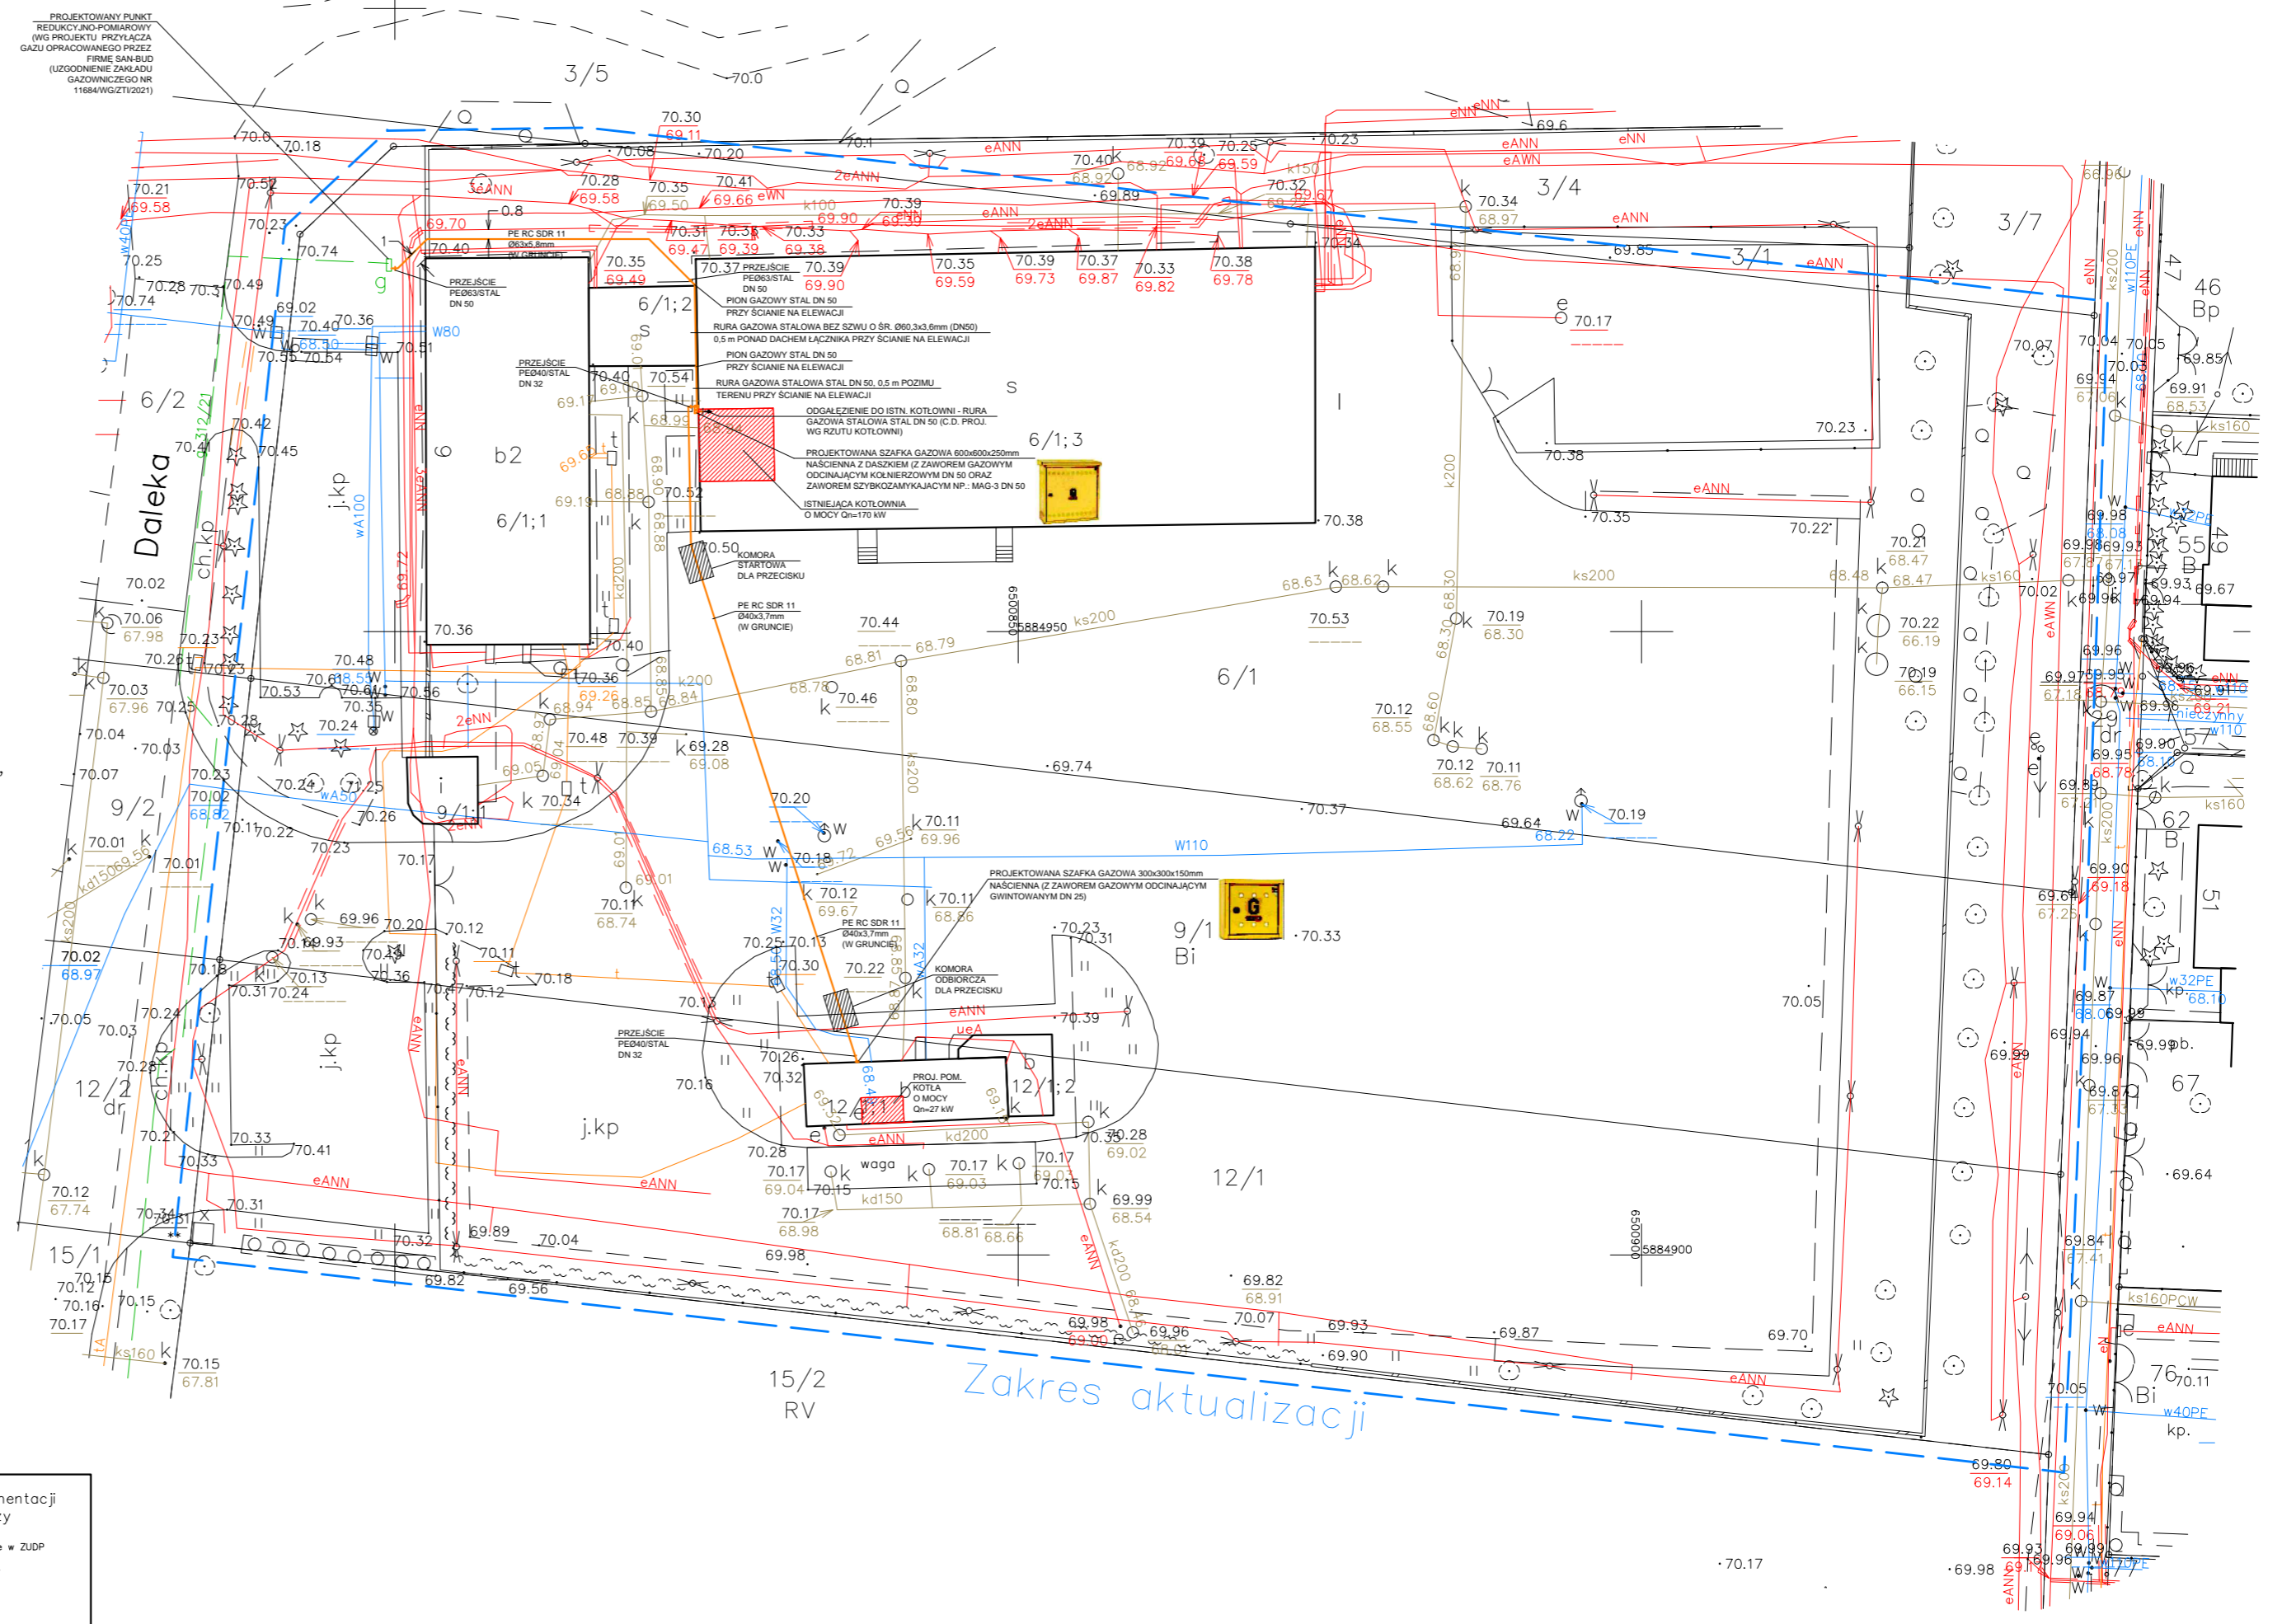

Tytuł rysunku	ZEWNETRZNA INSTALACJA GAZOWA. PROJEKT ZAGOSPODAROWANIA TERENU.
Adres i nazwa budynku	INSTALACJA GAZOWA ORAZ ZMIANA ŹRÓDEŁ CIEPŁA DO CELÓW GRZEWCZYCH W BUDYNKACH ODDZIAŁU CELNEGO II, ul. Daleka 9 85-152 Bydgoszcz, (dz. nr 6/1, 9/1, 12/1, obręb 0155, Bydgoszcz)
Inwestor	IZBA ADMINISTRACJI SKARBOWEJ W BYDGOSZCZY, ul. dr E. WARMIŃSKIEGO 18, 85-950 BYDGOSZCZ
Projektanci	Projektant główny: mgr inż. Mariusz Bartnicki upr. bud. nr KUP/0150/PWOS/10
Nr rys.:	G1
Data	11.2021 r.
Skala	1:500
Sprawdzający	mgr inż. Jarosław Grzybowski upr. bud. nr AB11-II-7/31-2000/16